


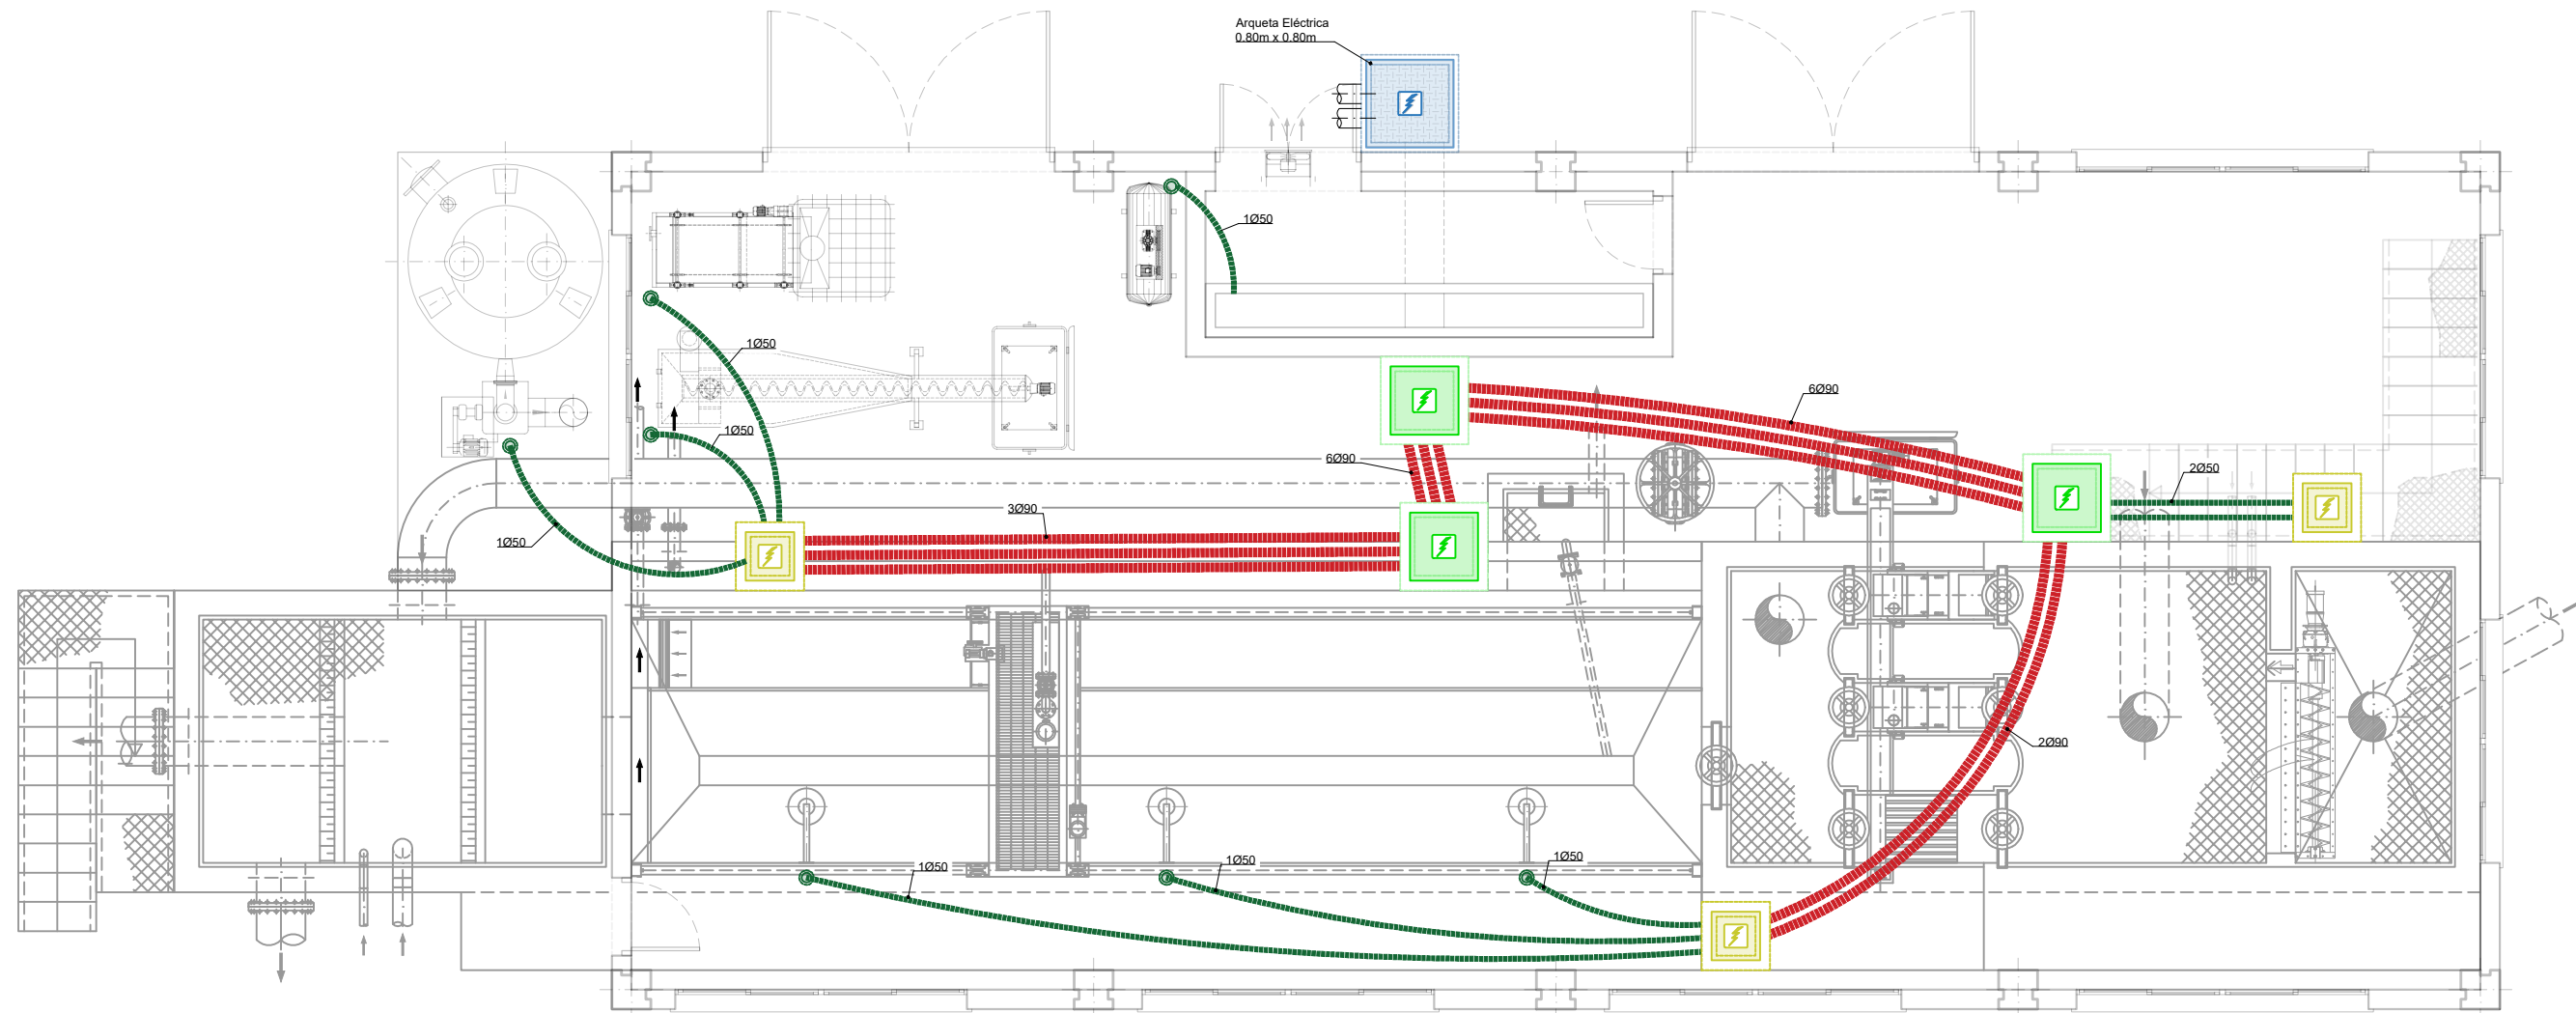

PLANTA
ESCALA: 1/75

LEYENDA	
	ARQUETA ELECTRICA 0,80 X 0,80 m
	ARQUETA ELECTRICA 0,60 X 0,60 m
	ARQUETA ELECTRICA 0,40 X 0,40 m
	CANALIZACION ELECTRICA PE CORRUGADO Ø90
	CANALIZACION ELECTRICA PE CORRUGADO Ø63
	CANALIZACION ELECTRICA PE CORRUGADO Ø50
	CANALIZACION ELECTRICA PE CORRUGADO Ø32

NOTA:
TODAS LAS CANALIZACIONES ELÉCTRICAS SE EJECUTARÁN
BAJO LA LOSA DE CIMENTACIÓN, NO EMBUTIDAS EN ÉSTA.