


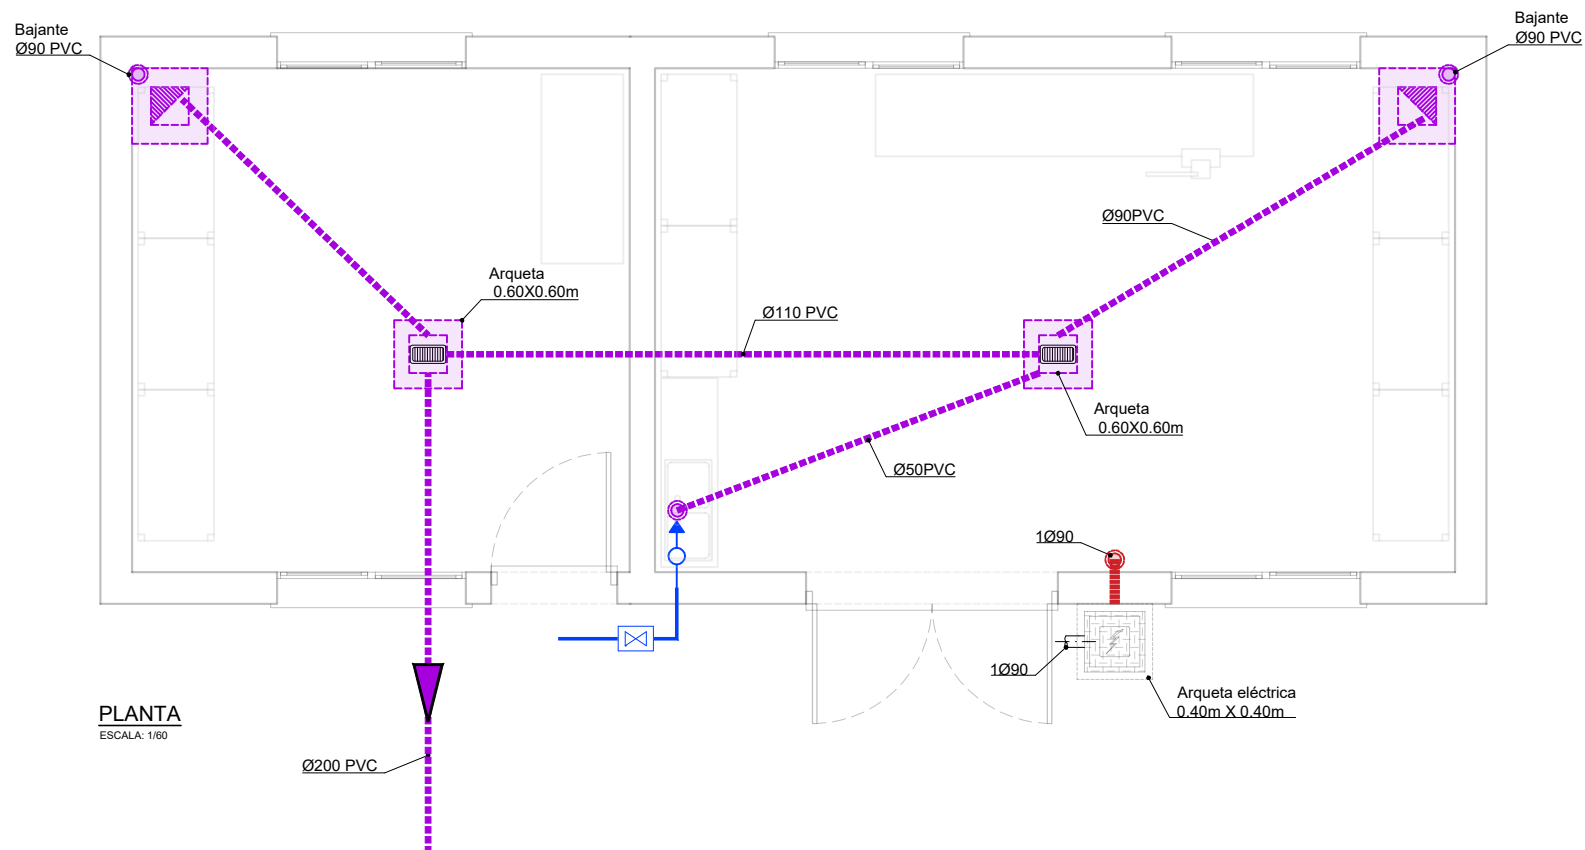


PLANTA
ESCALA: 1/60

LEYENDA SANEAMIENTO	
	SUMIDERO
	ARQUETA SANEAMIENTO
	CANALIZACION SANEAMIENTO PVC

LEYENDA	
	ARQUETA ELECTRICA 0,40 X 0,40 m
	CANALIZACION ELECTRICA PE CORRUGADO Ø90

LEYENDA FONTANERIA	
SIMB.	SIGNIFICADO
	Llave general de corte.
	Pto. consumo agua fría con llave.
	Red de agua fría.

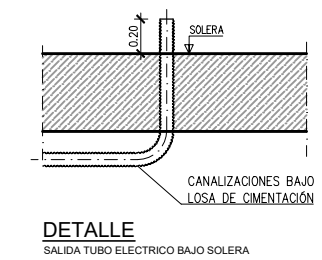

NOTA:
TODAS LAS CANALIZACIONES ELÉCTRICAS SE EJECUTARÁN BAJO LA LOSA DE CIMENTACIÓN, NO EMBUTIDAS EN ÉSTA.